




**1** COZINHA - PLANTA BAIXA  
ESCALA 1/25

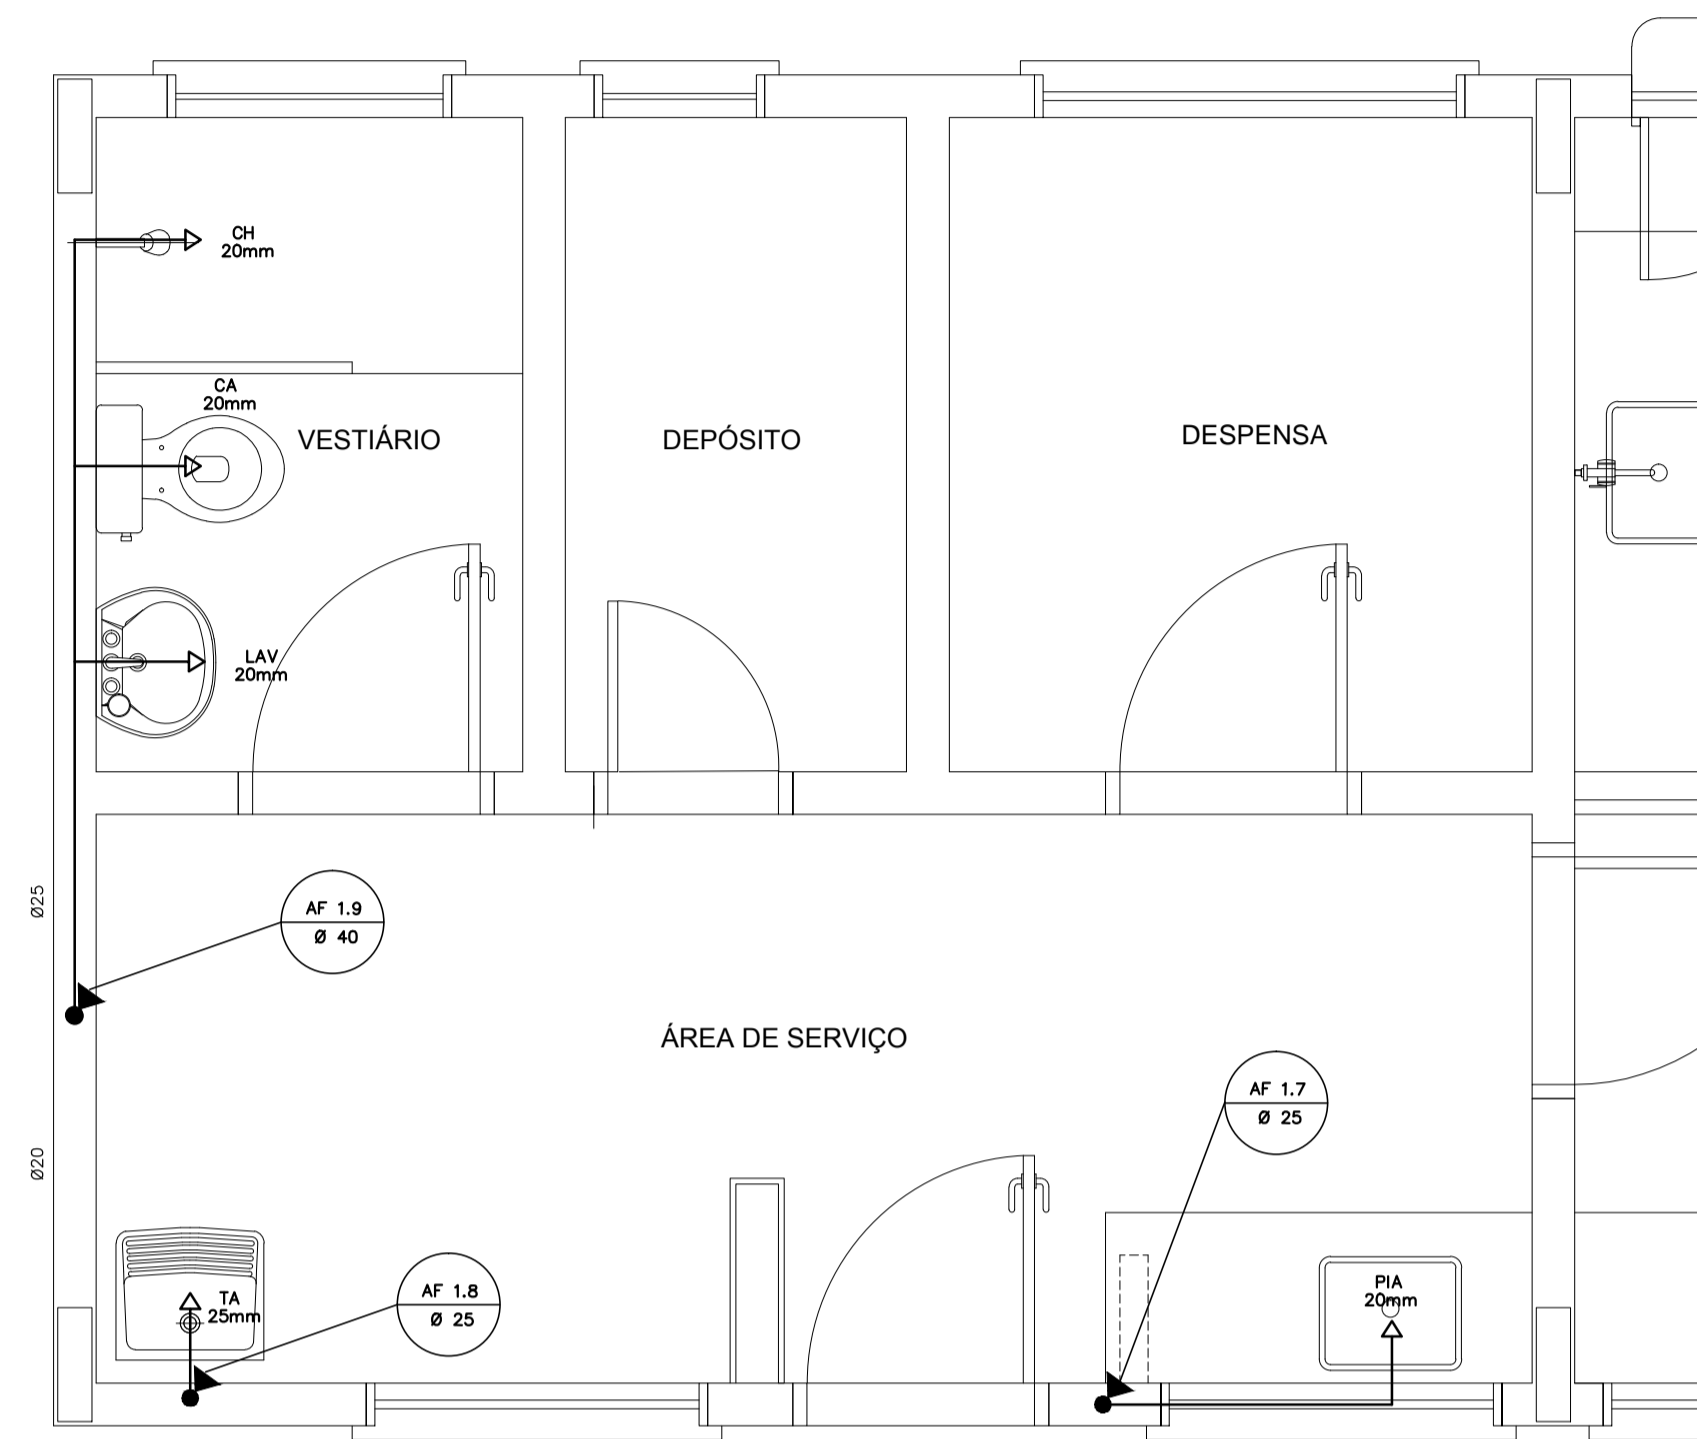


**3** ÁREA DE SERVIÇO E VESTIÁRIO - PLANTA BAIXA  
ESCALA 1/25

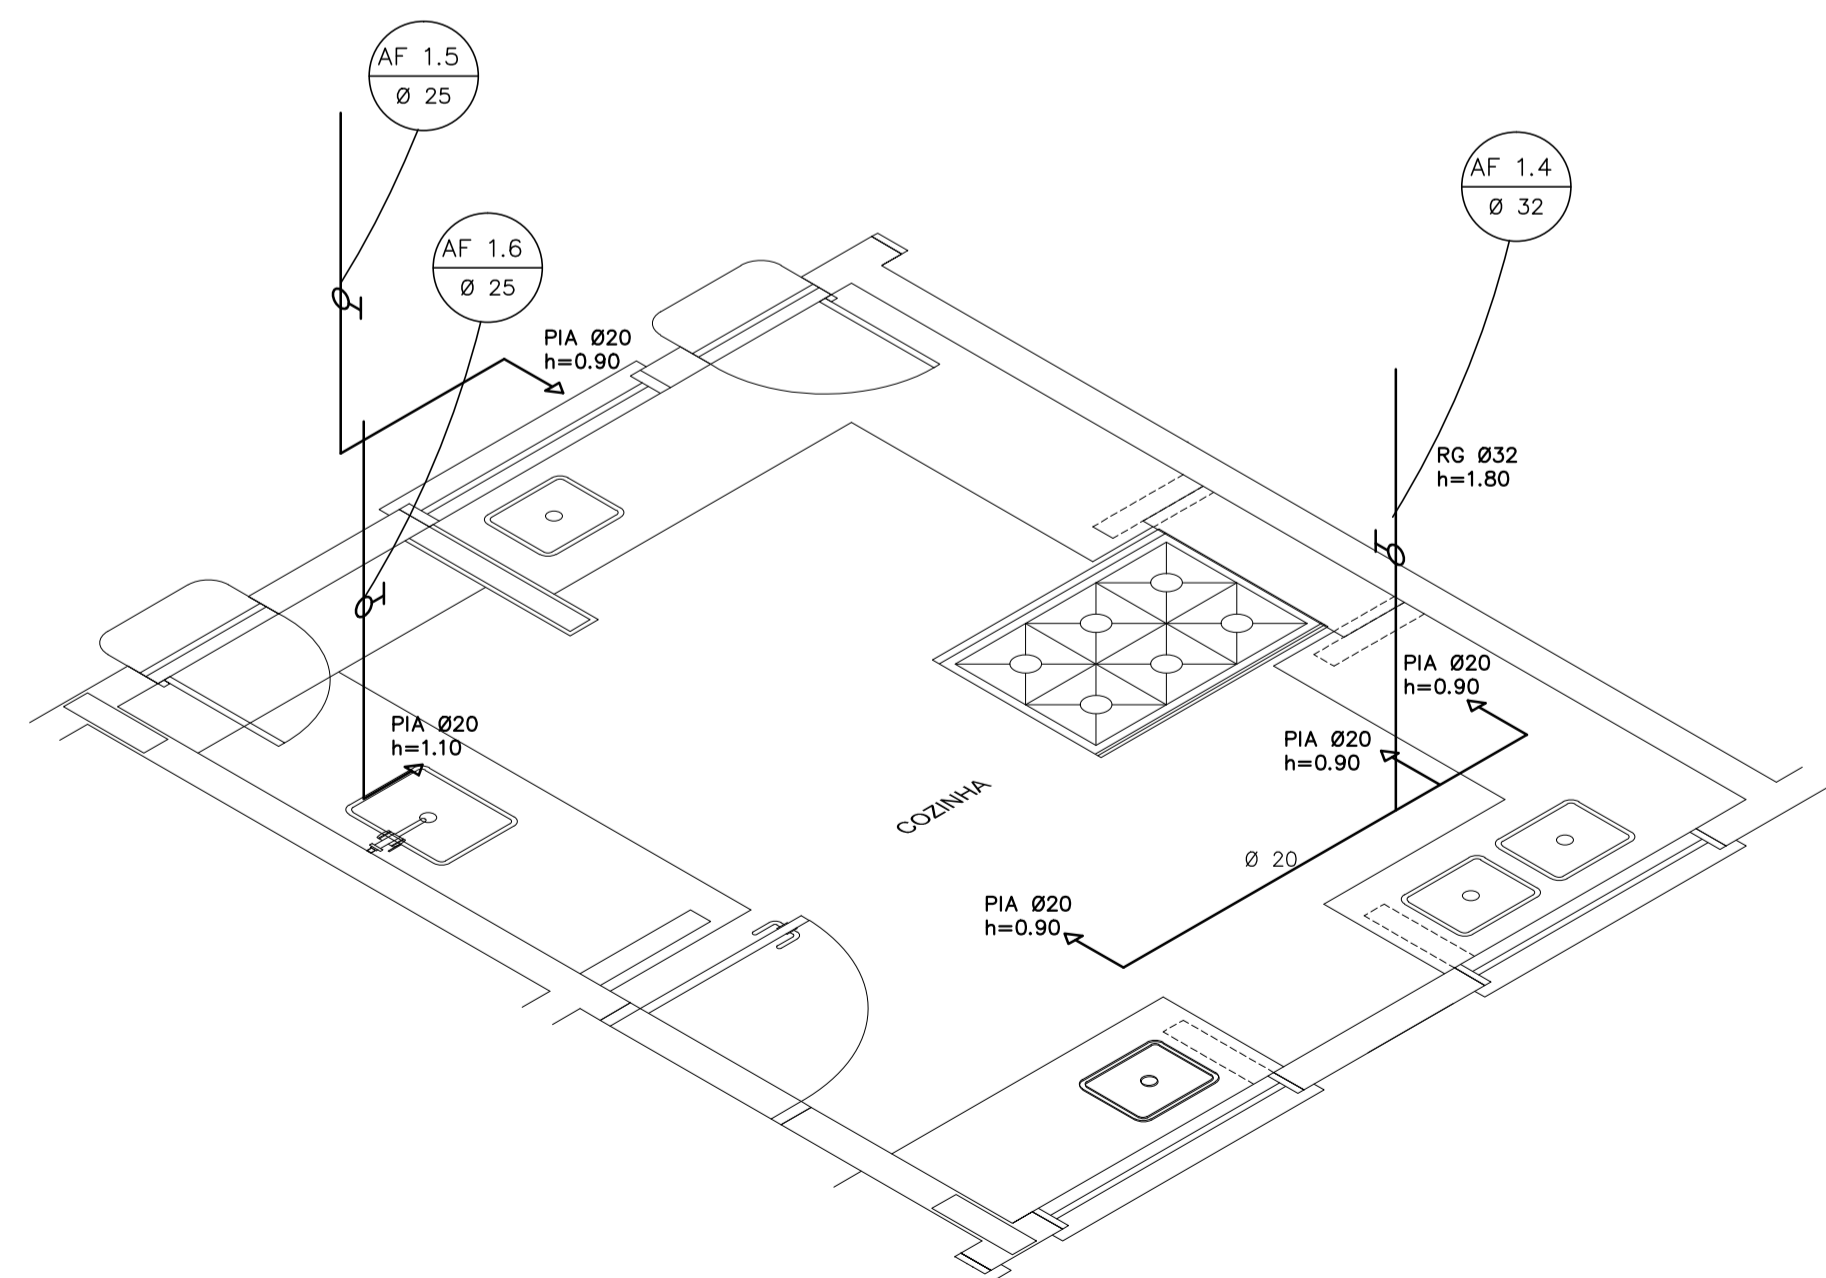

**2** COZINHA - ESQUEMA ISOMÉTRICO  
ESCALA 1/25

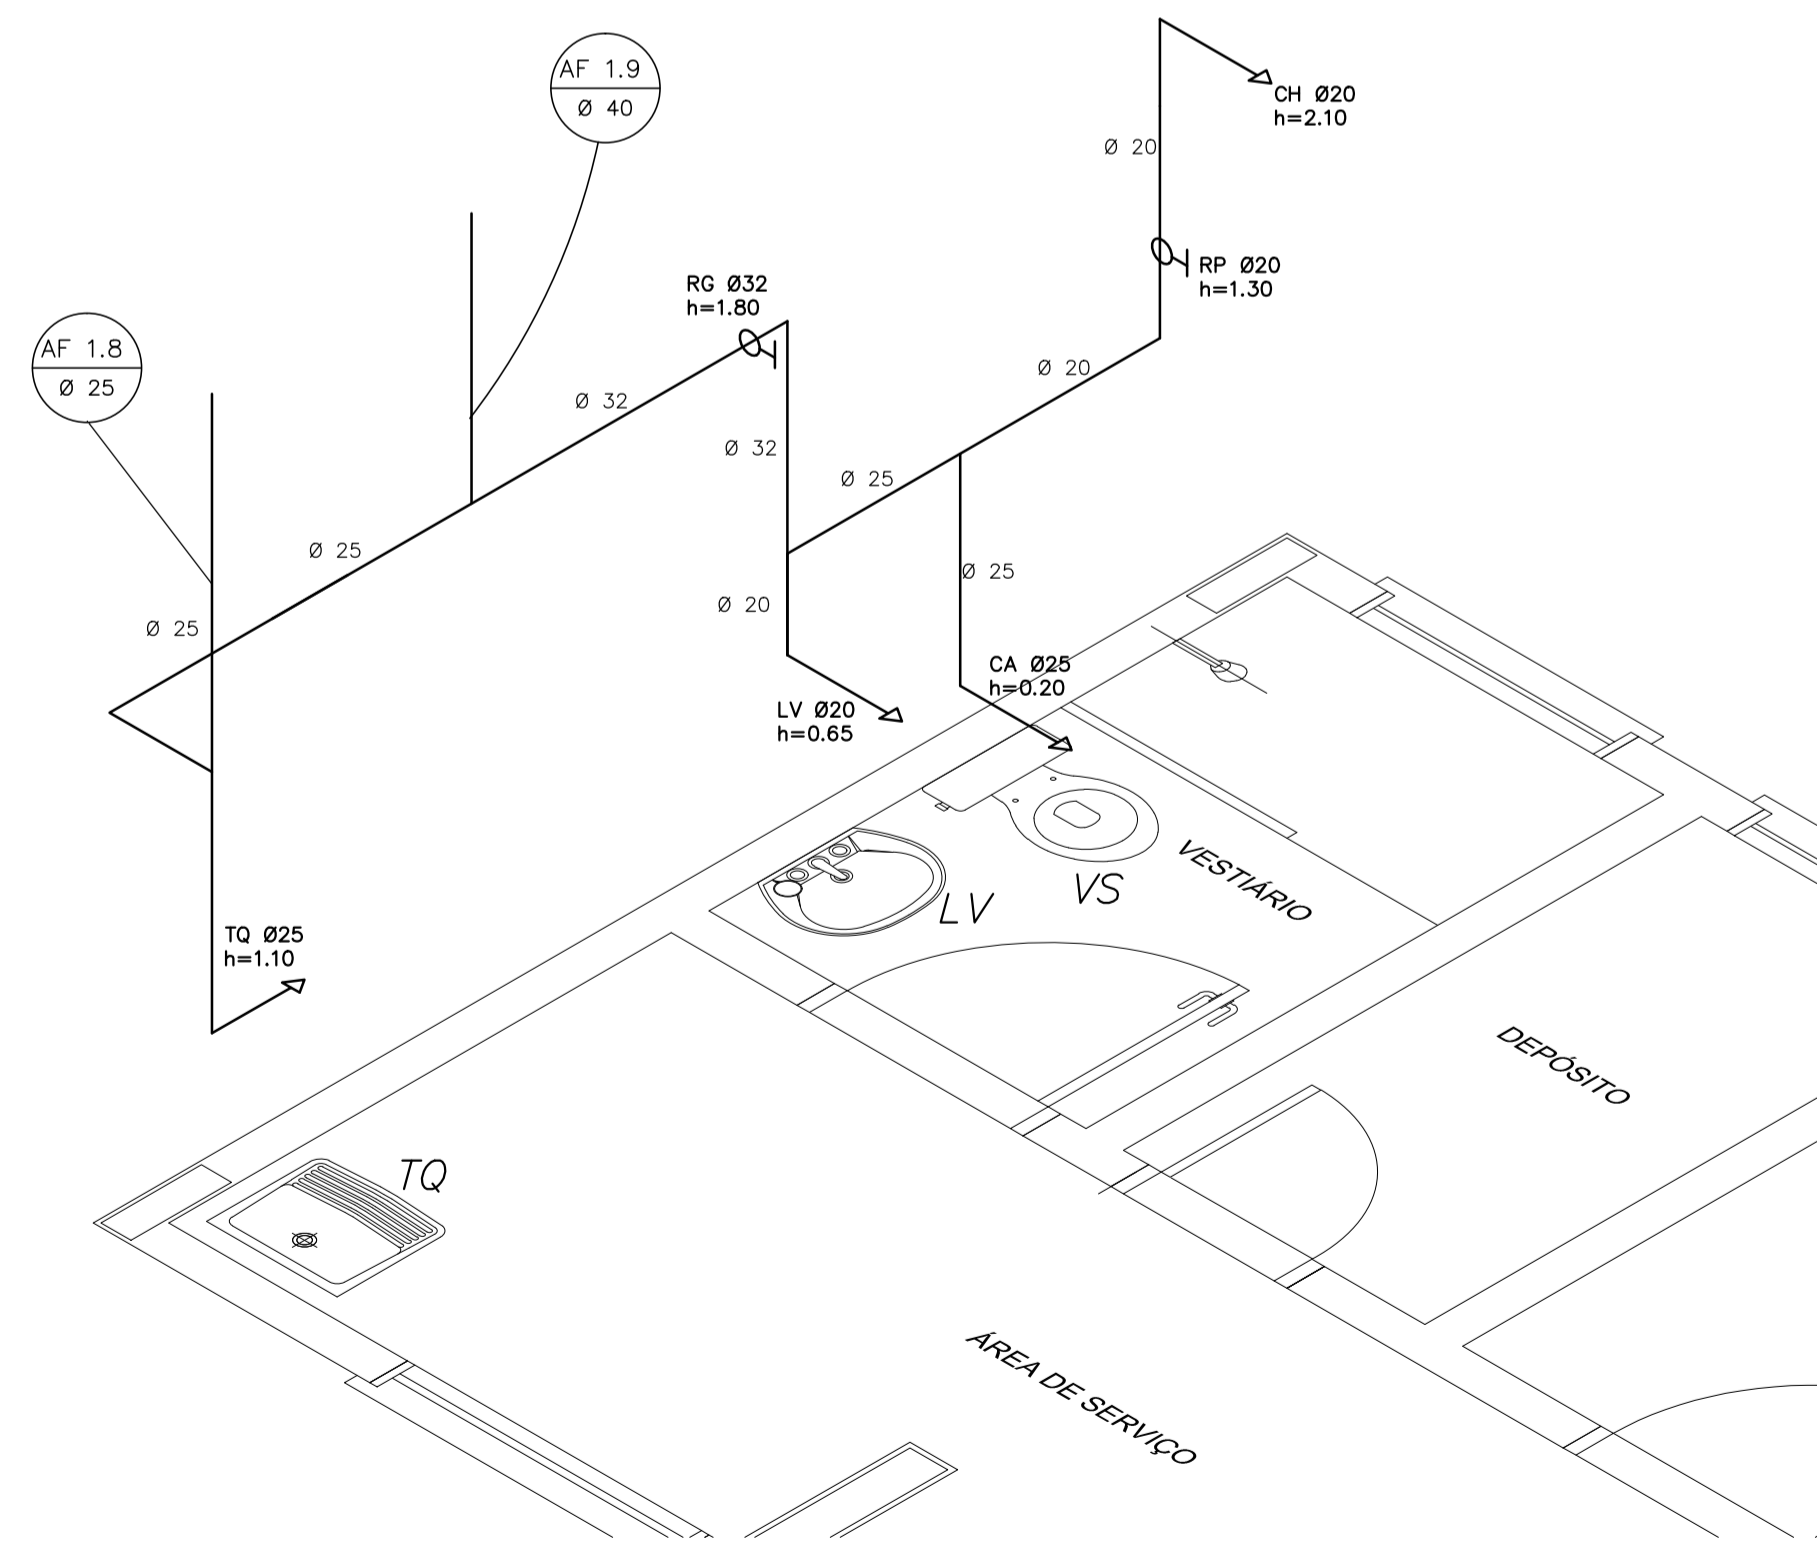

**4** ÁREA DE SERVIÇO E VESTIÁRIO - ESQUEMA ISOMÉTRICO  
ESCALA 1/25

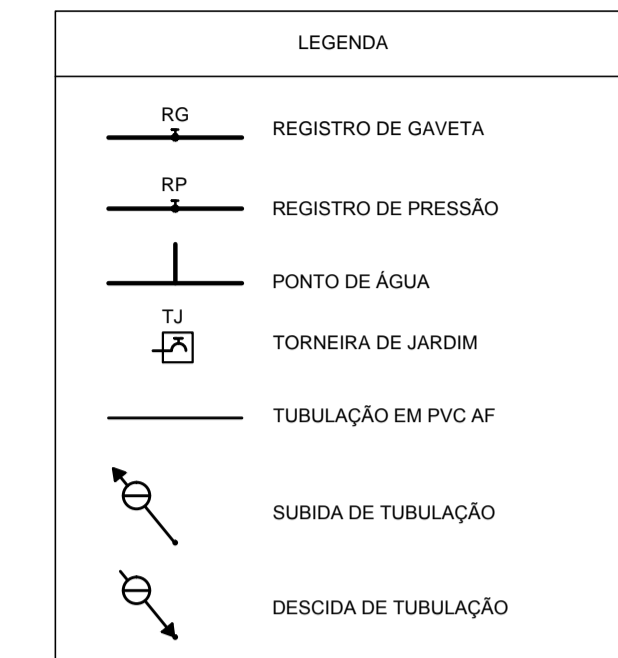

LEGENDA:  
 LV = LAVATÓRIO  
 TQ = TANQUE  
 MIC = MICTÓRIO  
 RG = REGISTRO DE GAVETA  
 VD = VÁLVULA DE DESCARGA  
 CA = CAIXA ACOPLADA  
 VS = VASO SANITÁRIO  
 CH = CHUVEIRO  
 RP = REGISTRO DE PRESSÃO

OBSERVAÇÕES:  
 1. TODA TUBULAÇÃO SERÁ EM PVC RÍGIDO SOLDÁVEL CLASSE 15, COM OS DIÂMETROS (mm) INDICADOS.  
 2. AS TORNEIRAS DE JARDIM FICARÃO A 50cm DO NÍVEL DO TERRENO.  
 3. AS TUBULAÇÕES QUE PASSAM PELO SOLO SERÃO ENTERRADAS COMO INDICADO PELAS RESPECTIVAS PROFUNDIDADES. VER DETALHE TUBULAÇÃO ENTERRADA.

<b>PROJETO PADRÃO - FNDE</b>		
MUNICÍPIO - UF:		
PROPRIETÁRIO:		
ENDEREÇO:		
PROPRIETÁRIO _____ RESP. TÉCNICO _____ CAU/ CREA _____		
DLFO	CAU/ CREA	
	RA	
OBSERVAÇÕES:		
<b>ESCOLA 6 SALAS DE AULA</b> <b>PROJETO HIDROSSANITÁRIO</b>		
COORDENAÇÃO CGEST - Coordenação Geral de Infraestrutura Educativa	INSTALAÇÕES DE ÁGUA FRIA PLANTAS BAIXAS ESQUEMAS ISOMÉTRICOS	<b>HAG</b>
REVISÃO	ESCALA	PRANCHA
FORMATO	DATA EMISSÃO	
A1 (841x594)	R.01	1/25 FEVEREIRO/2014
		02/03