
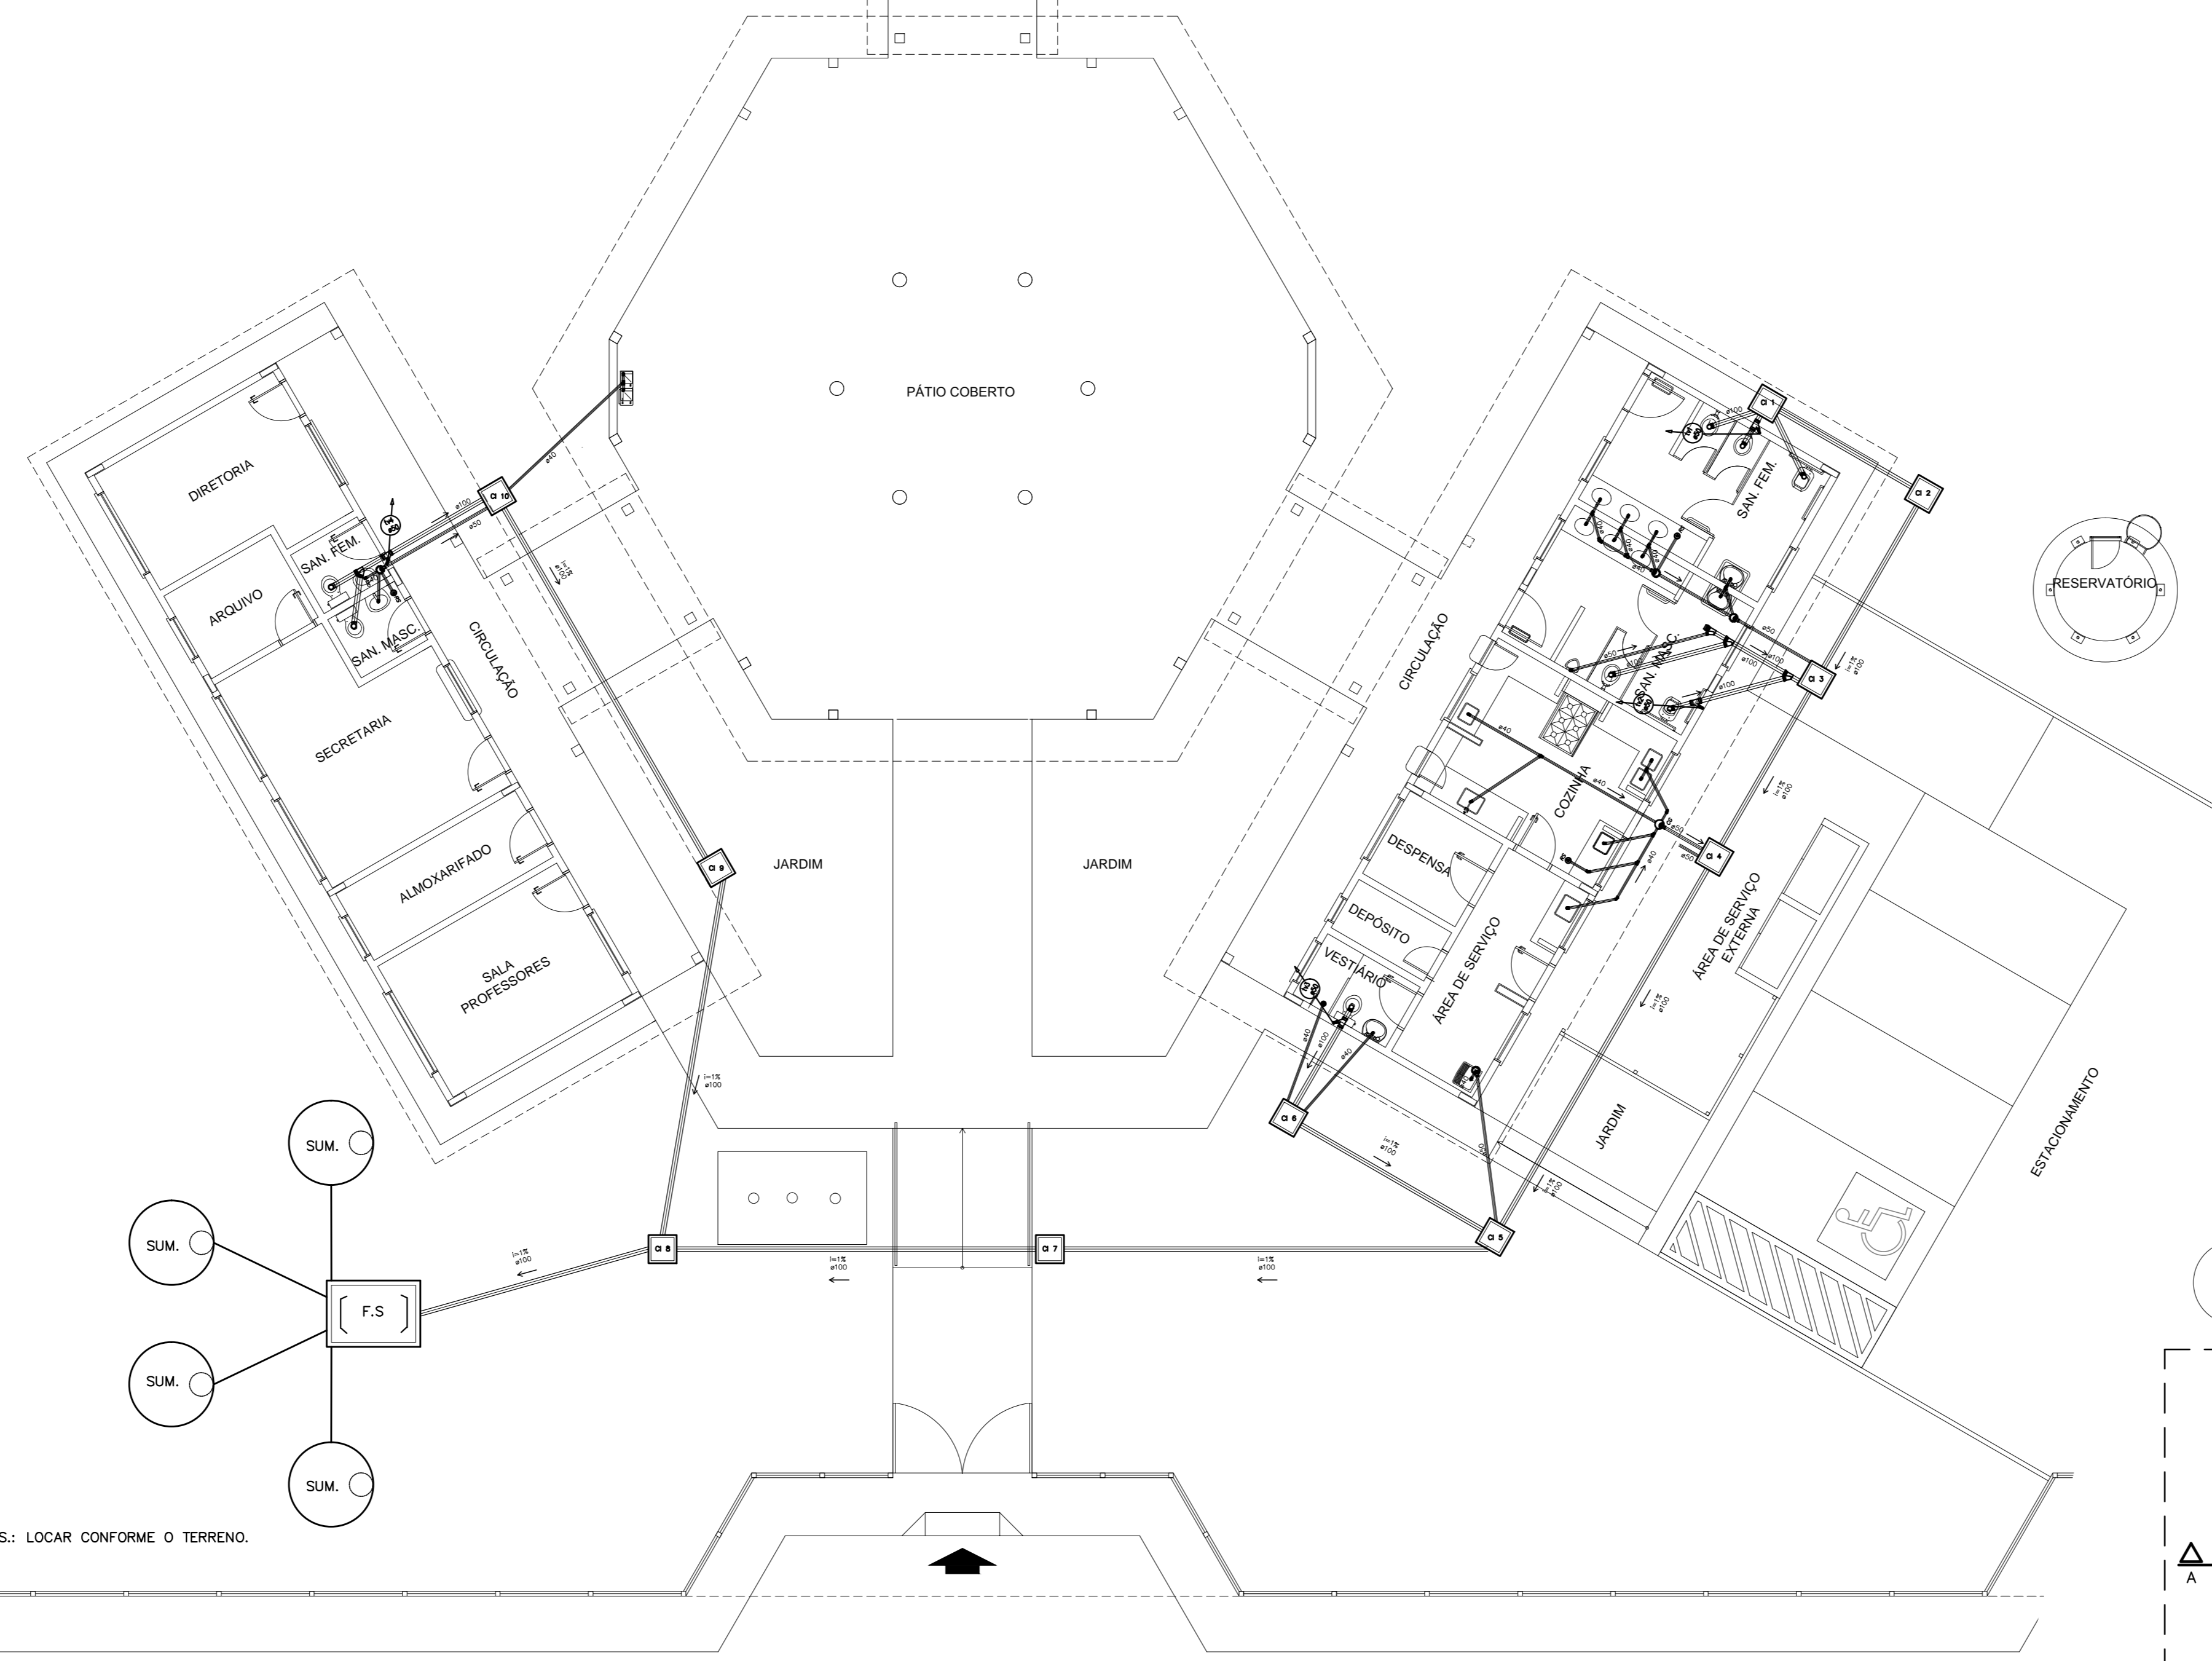



LEGENDA

	FOSSA SÉPTICA
	SUMIDOURO
	CAIXA DE INSPEÇÃO
	CAIXA DE ÁGUA COM GREIHA
	CAIXA DE GORDURA SIFONADA
	RALO SECO
	CAIXA SIFONADA
	CAIXA SIFONADA HERMÉTICA
	COLUNA DE VENTILAÇÃO
	TUBULAÇÃO DE ESGOTO
	TUBULAÇÃO DE VENTILAÇÃO


- NOTAS:**
1. TODA TUBULAÇÃO É EM PVC RÍGIDO COM MEDIDAS EM MILÍMETROS.
 2. 1% (INCLINAÇÃO MÍNIMA).
 3. AS LIGAÇÕES DEVERÃO ATENDER OS REGULAMENTOS E NORMAS DAS CONCESSIONARIAS LOCAIS.
 4. A COLUNA DE VENTILAÇÃO DEVE ULTRAPASSAR EM FLETO MÍNIMO 30 CM O TELHA DA COBERTURA, A FIM DE EVITAR ODORES.
 5. SUMIDOURO CALCULADO LEVANDO-SE EM CONSIDERAÇÃO UM TEMPO DE INFILTRAÇÃO DE 10 MINUTOS (COEFICIENTE DE INFILTRAÇÃO DE 40 LITROS/M²).
 6. O PROJETO APRESENTADO SERVE APENAS COMO REFERÊNCIA. O DIMENSIONAMENTO DEVE SER REFEITO, LEVANDO EM CONSIDERAÇÃO AS CARACTERÍSTICAS REAIS DO SOLO ONDE SERÁ INSTALADO.

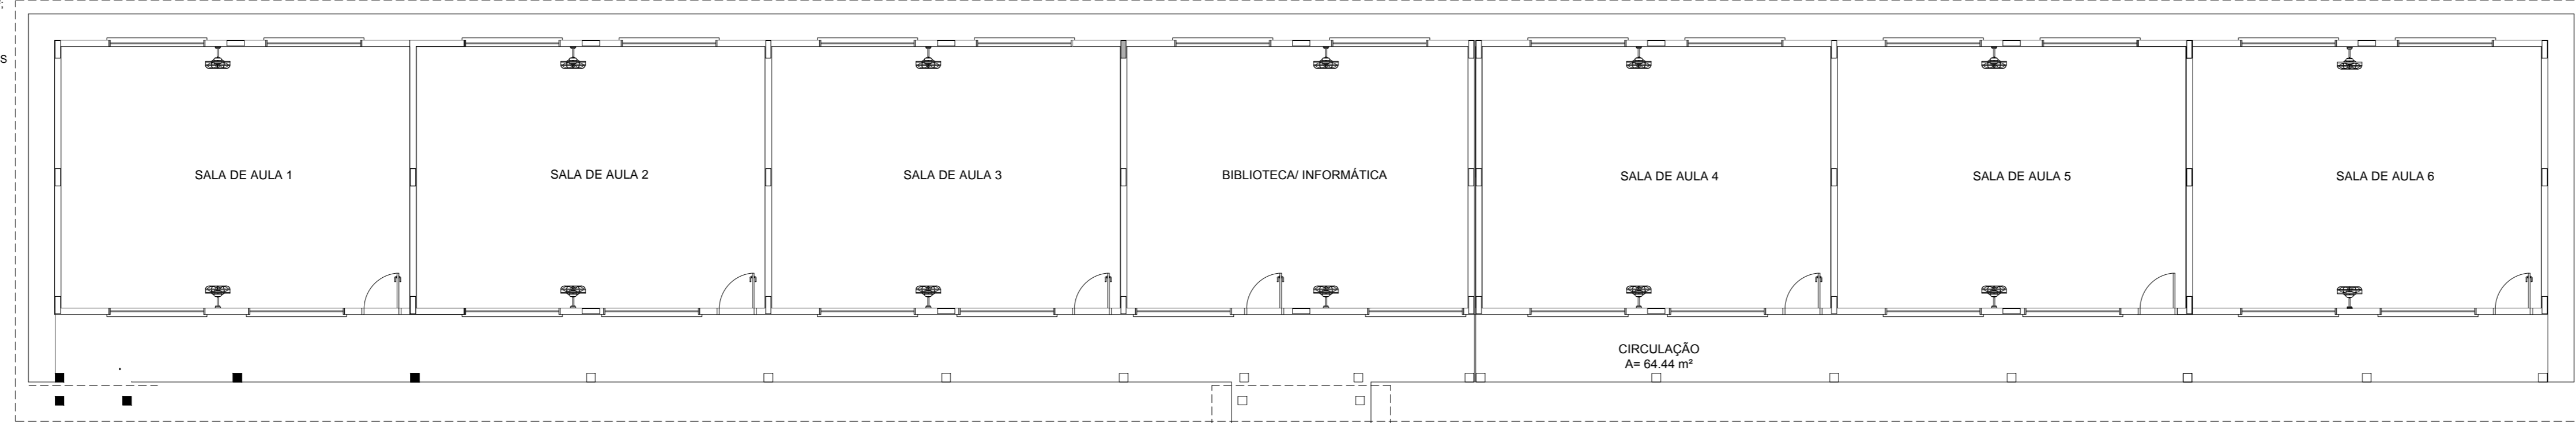


1 PLANTA BAIXA - REDE DE ESGOTO
ESCALA 1/100

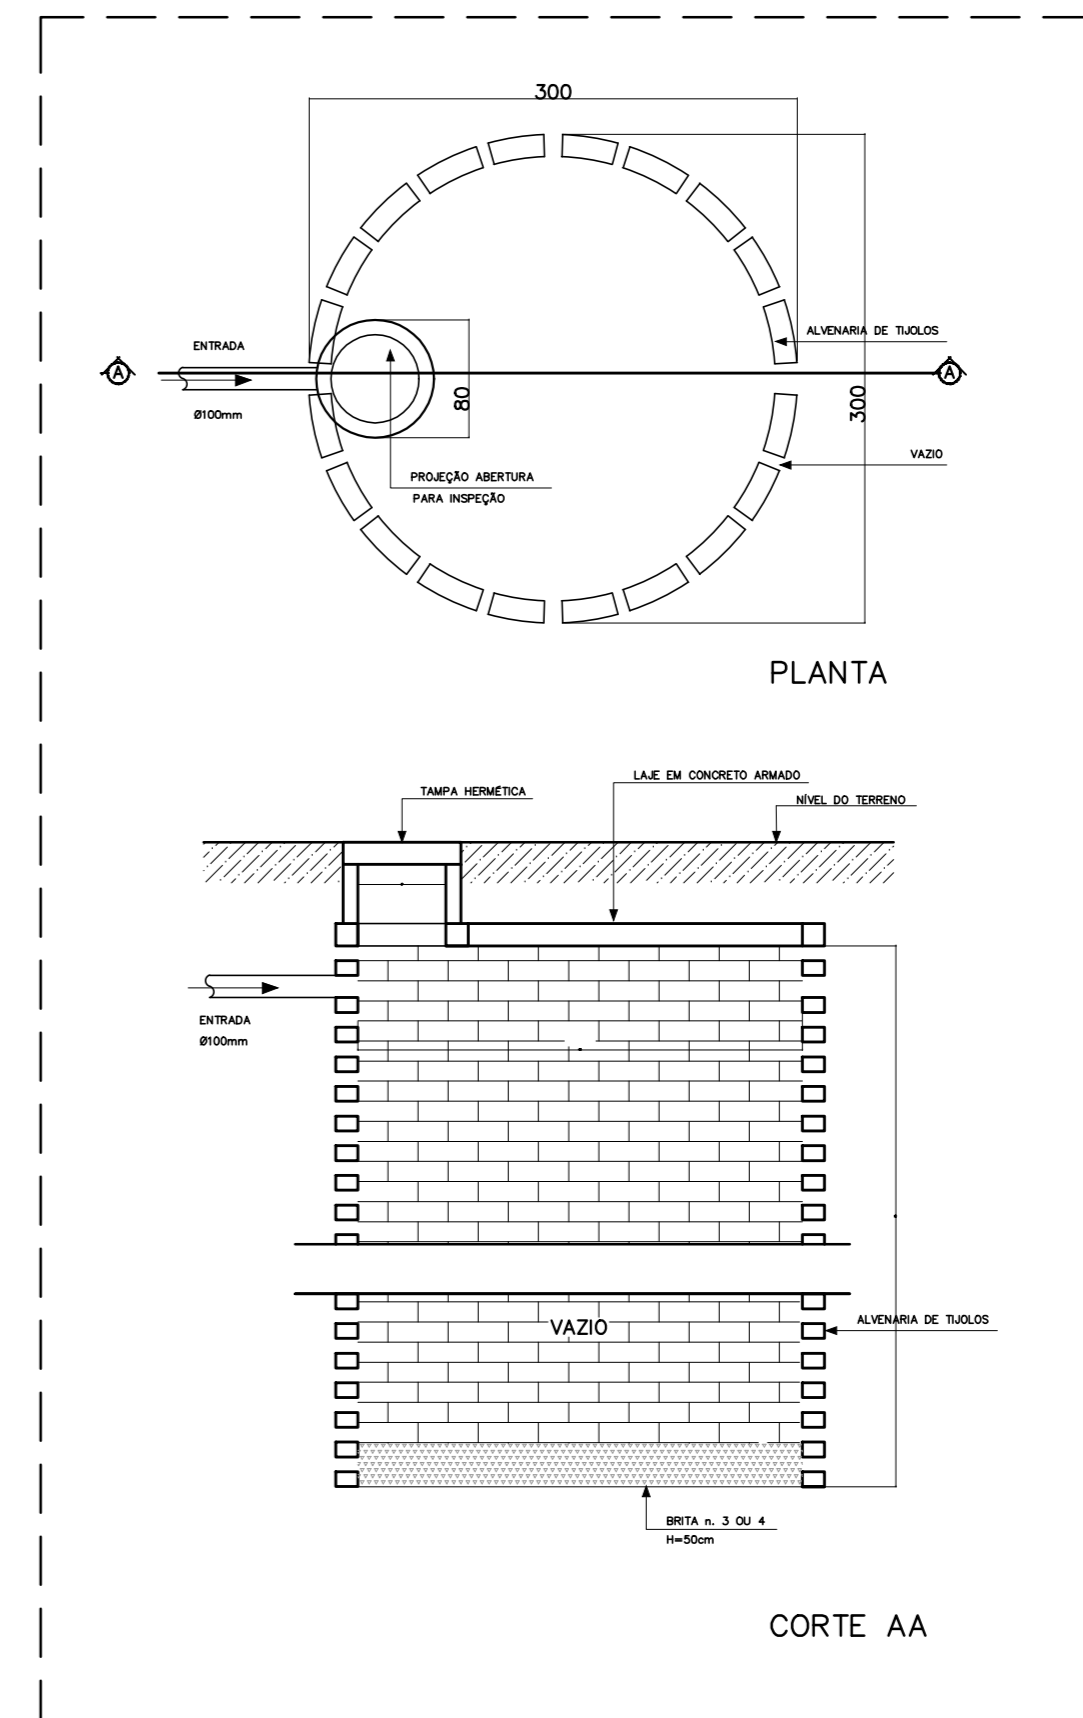


2 DETALHE - SUMIDOURO SEM ESCALA

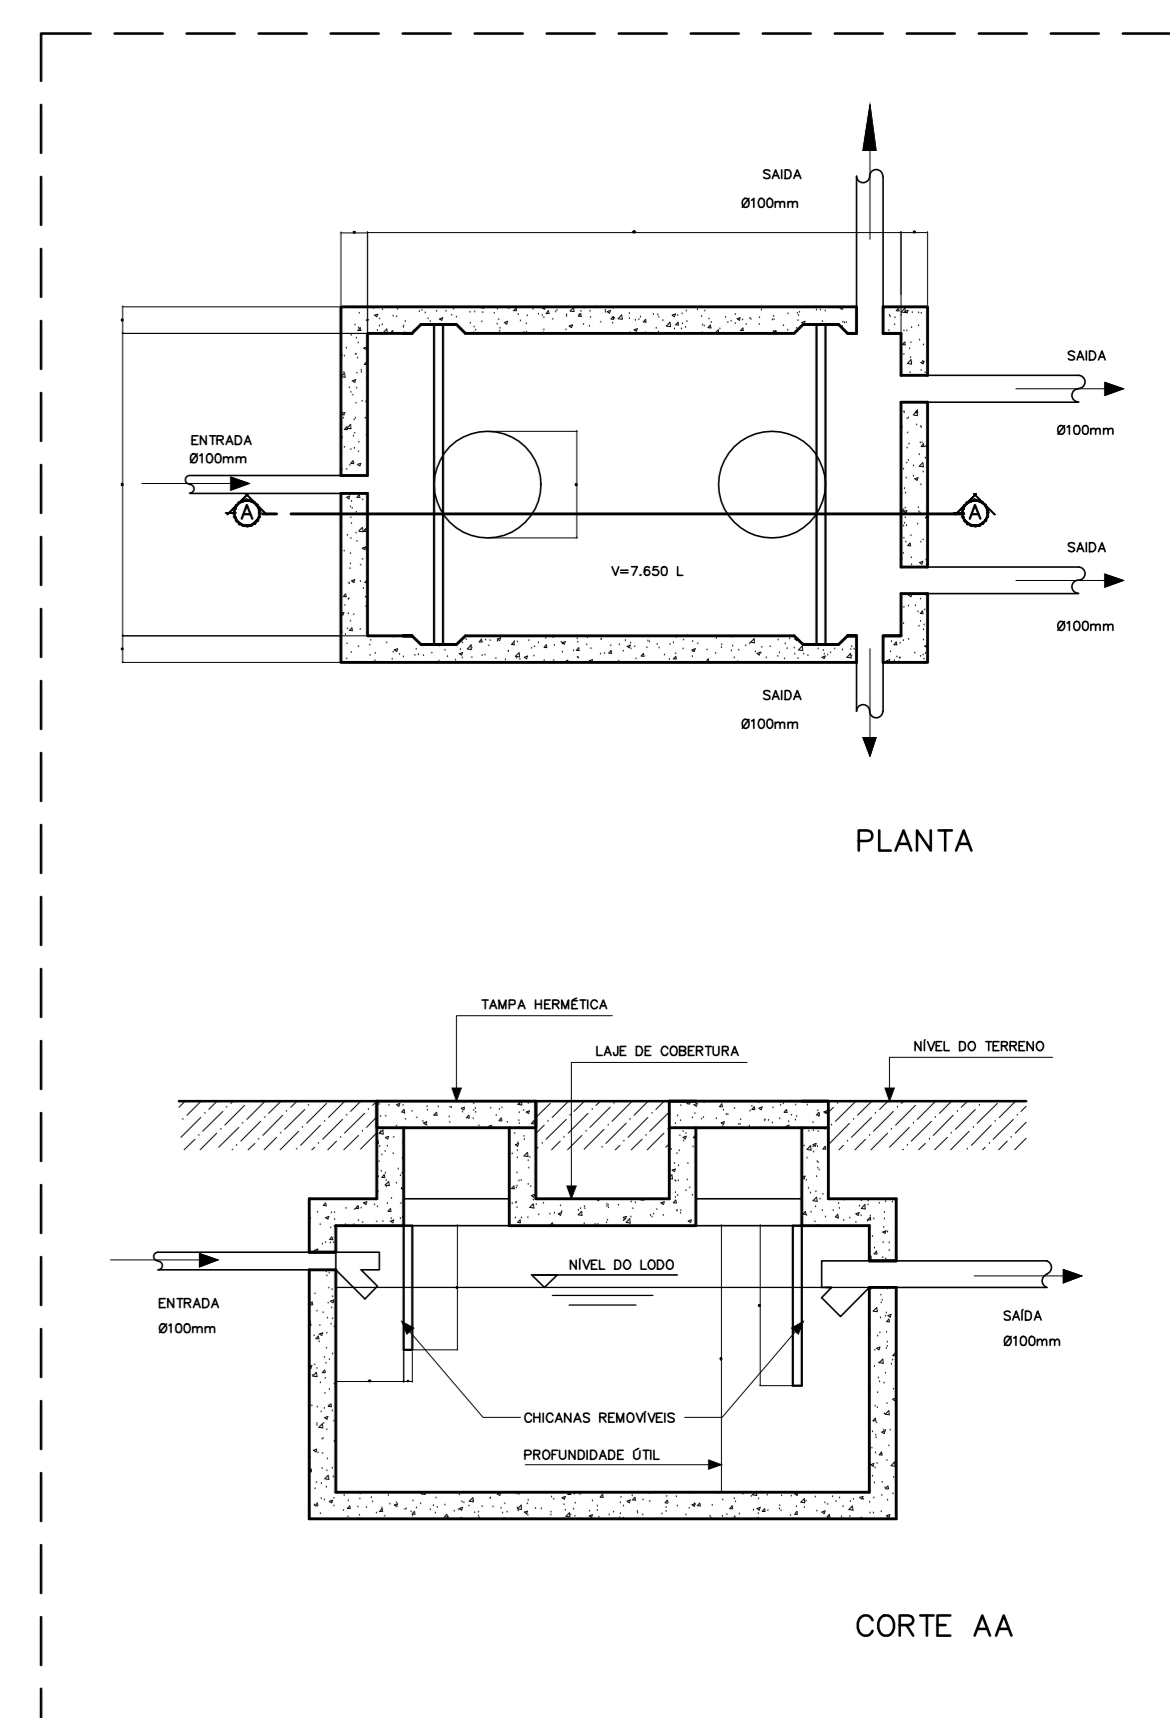

5 DETALHE - FOSSA SÉPTICA SEM ESCALA

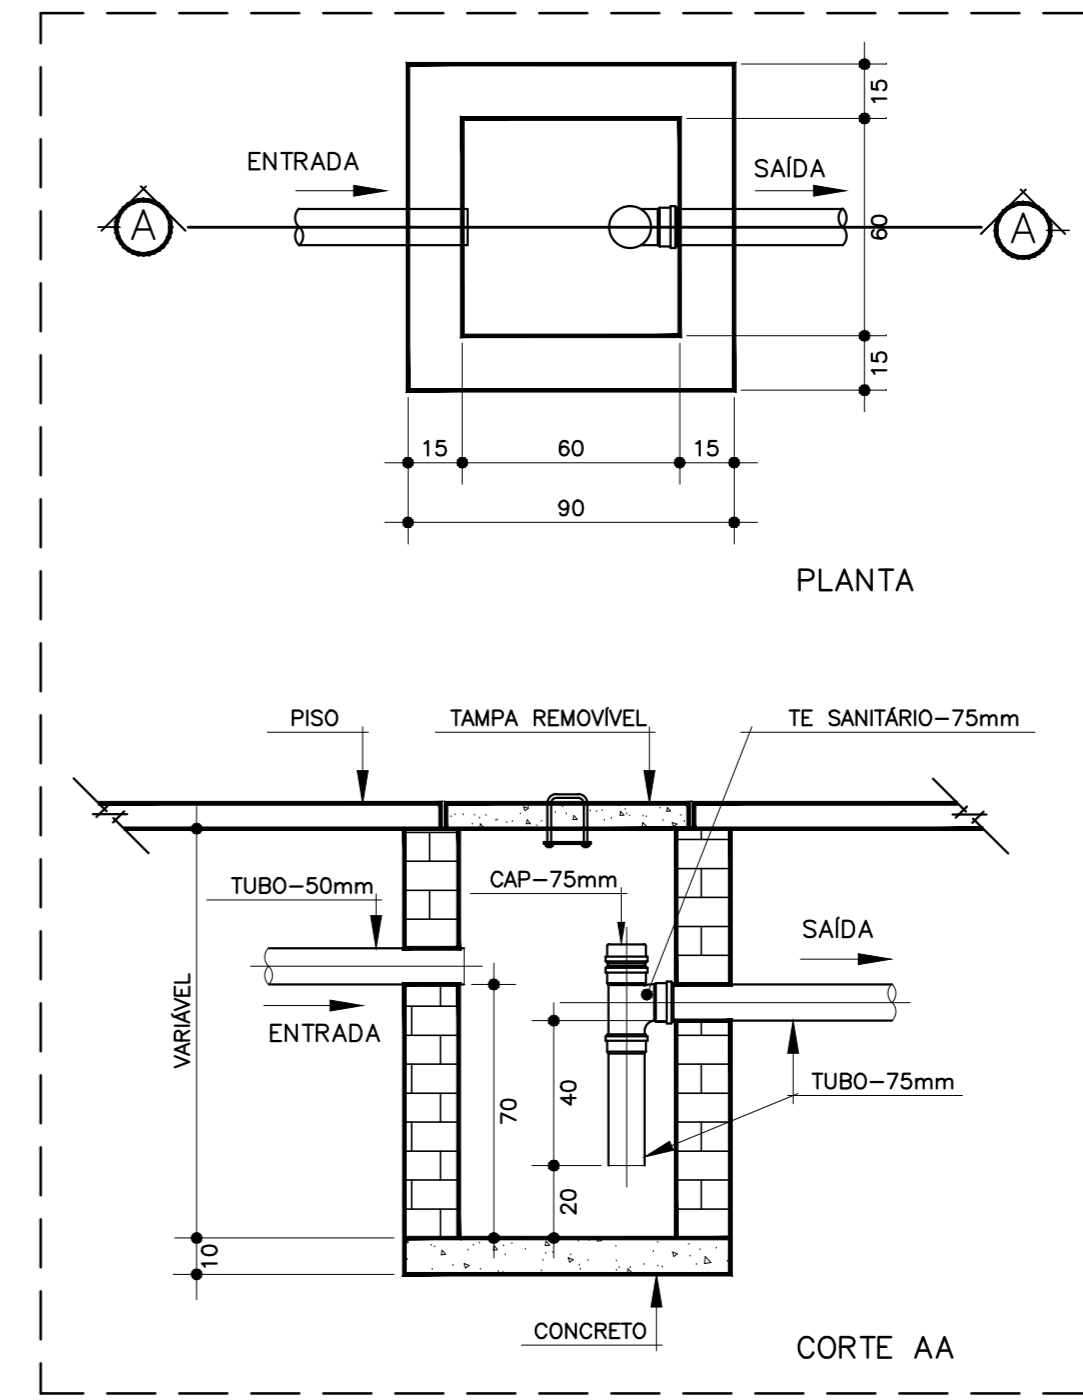

3 DETALHE - CAIXA DE GORDURA SIFONADA SEM ESCALA

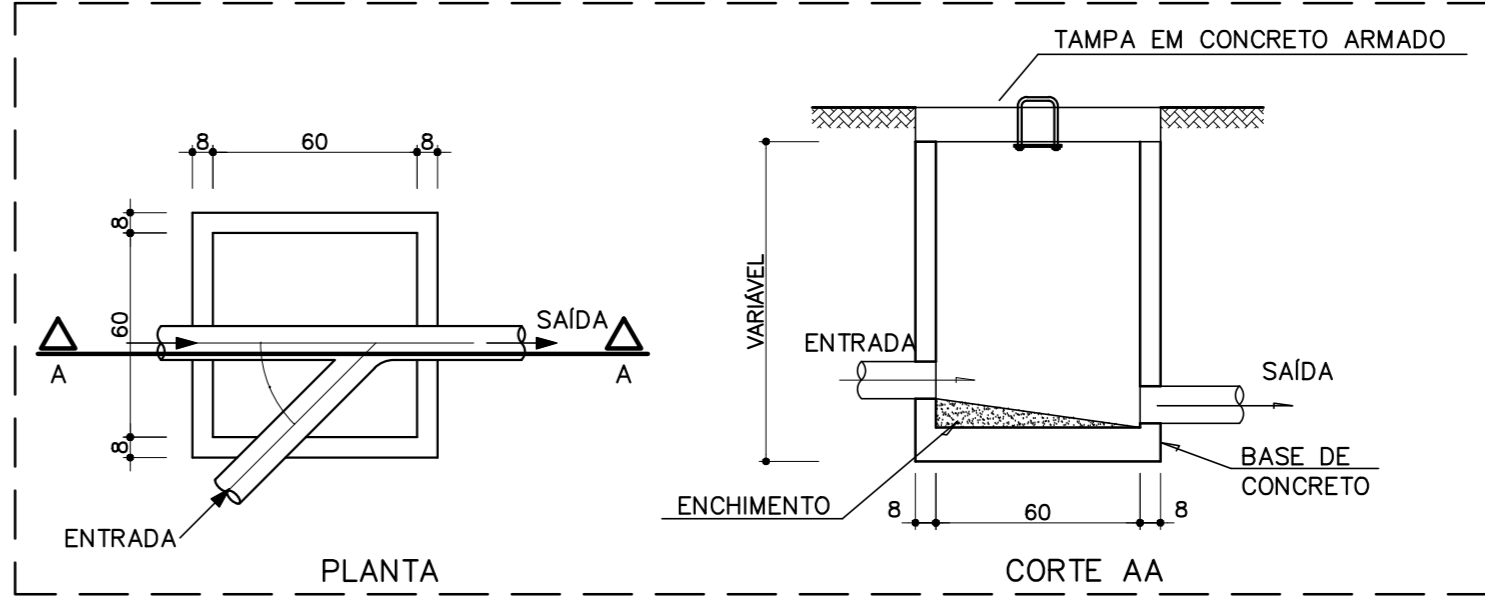

4 DETALHE - CAIXA DE INSPEÇÃO SEM ESCALA

PROJETO PADRÃO - FNDE

MUNICÍPIO - UF: _____
 PROPRIETÁRIO: _____
 ENDEREÇO: _____
 PROPRIETÁRIO: _____
 RESP. TÉCNICO: _____ CAU/ CREA _____
 DUFFO: _____ CAU/ CREA _____
 RA: _____

OBSERVAÇÕES:

ESCOLA 6 SALAS DE AULA		
PROJETO HIDROSSANITÁRIO		
COORDENAÇÃO CGEST - Coordenação Geral de Infraestrutura Educativa	REDE DE ESGOTO PLANTA BAIXA	HEG
REVISÃO R.01	ESCALA INDICADA DATA EMISSÃO FEV/2014	PRIMEIRA 01/02
FORMATO (1140X894)		